



Ing. Kateřina Doušová [dousova@mesto-sedlcany.cz](mailto:dousova@mesto-sedlcany.cz) ▾

2. 7. 2018, 9:02

Komu: [marektoys@seznam.cz](mailto:marektoys@seznam.cz)

✉ Re: doplňující žádost-p.Fridrich Obdenice



Dobrý den paní Čmolíková,

děkuji za zaslání nové žádosti OHLÁŠENÍ DČOV. Potřebuji však ještě zaslat povinné přílohy k žádosti (viz email z 11.6.2018). Nepodařilo se mi s Vámi za celý týden spojit telefonicky tak znova píši. K ohlášení (varianta A), které pan Dennis Fridrich žádá je třeba ještě doložit:

a) Stanovisko správce povodí - Povodí Vltavy, s.p.

b) Souhlasy osob jejichž vlastnické právo nebo právo odpovídající věcnému břemenu k sousedním stavbám anebo sousedním pozemkům nebo stavbám na nich může být prováděním stavebního záměru přímo dotčeno, tento souhlas musí být vyznačen na situačním výkresu. V případě pana Dennise Fridricha se jedná o vlastníky: **Maroušek Václav PharmDr., Hejhalová Zdeňka, Kloudová Hana Judr., Obec Petrovice**

Žádám o brzké doručení. Dokud nebude žádost kompletní nelze ji zpracovat. V případě, že by dodání požadovaných dokumentů trvalo ještě delší dobu (informujte mě) bude nutné řízení přerušit a po dodání všech podkladů bude ve vyřizování žádosti pokračováno.

S pozdravem a přáním hezkého dne

**Ing. Kateřina Doušová**

referent Odboru životního prostředí  
vodní hospodářství

Městský úřad Sedlčany  
nám. T. G. Masaryka 32, 264 80 Sedlčany

tel: 318 822 742, linka 247

email: [dousova@mesto-sedlcany.cz](mailto:dousova@mesto-sedlcany.cz)

**Od:** Pavel Marek <[marektoys@seznam.cz](mailto:marektoys@seznam.cz)>

**Komu:** <[dousova@mesto-sedlcany.cz](mailto:dousova@mesto-sedlcany.cz)>

**Odesláno:** 22.6.2018 10:32

**Předmět:** Fwd: doplňující žádost-p.Fridrich Obdenice

--

Pavel Marek

[M.T.Blatná](mailto:M.T.Blatna@seznam.cz) spol.s r.o.




# SITUACE 1:250

II  
231/3

c  
29/1

a  
29/2

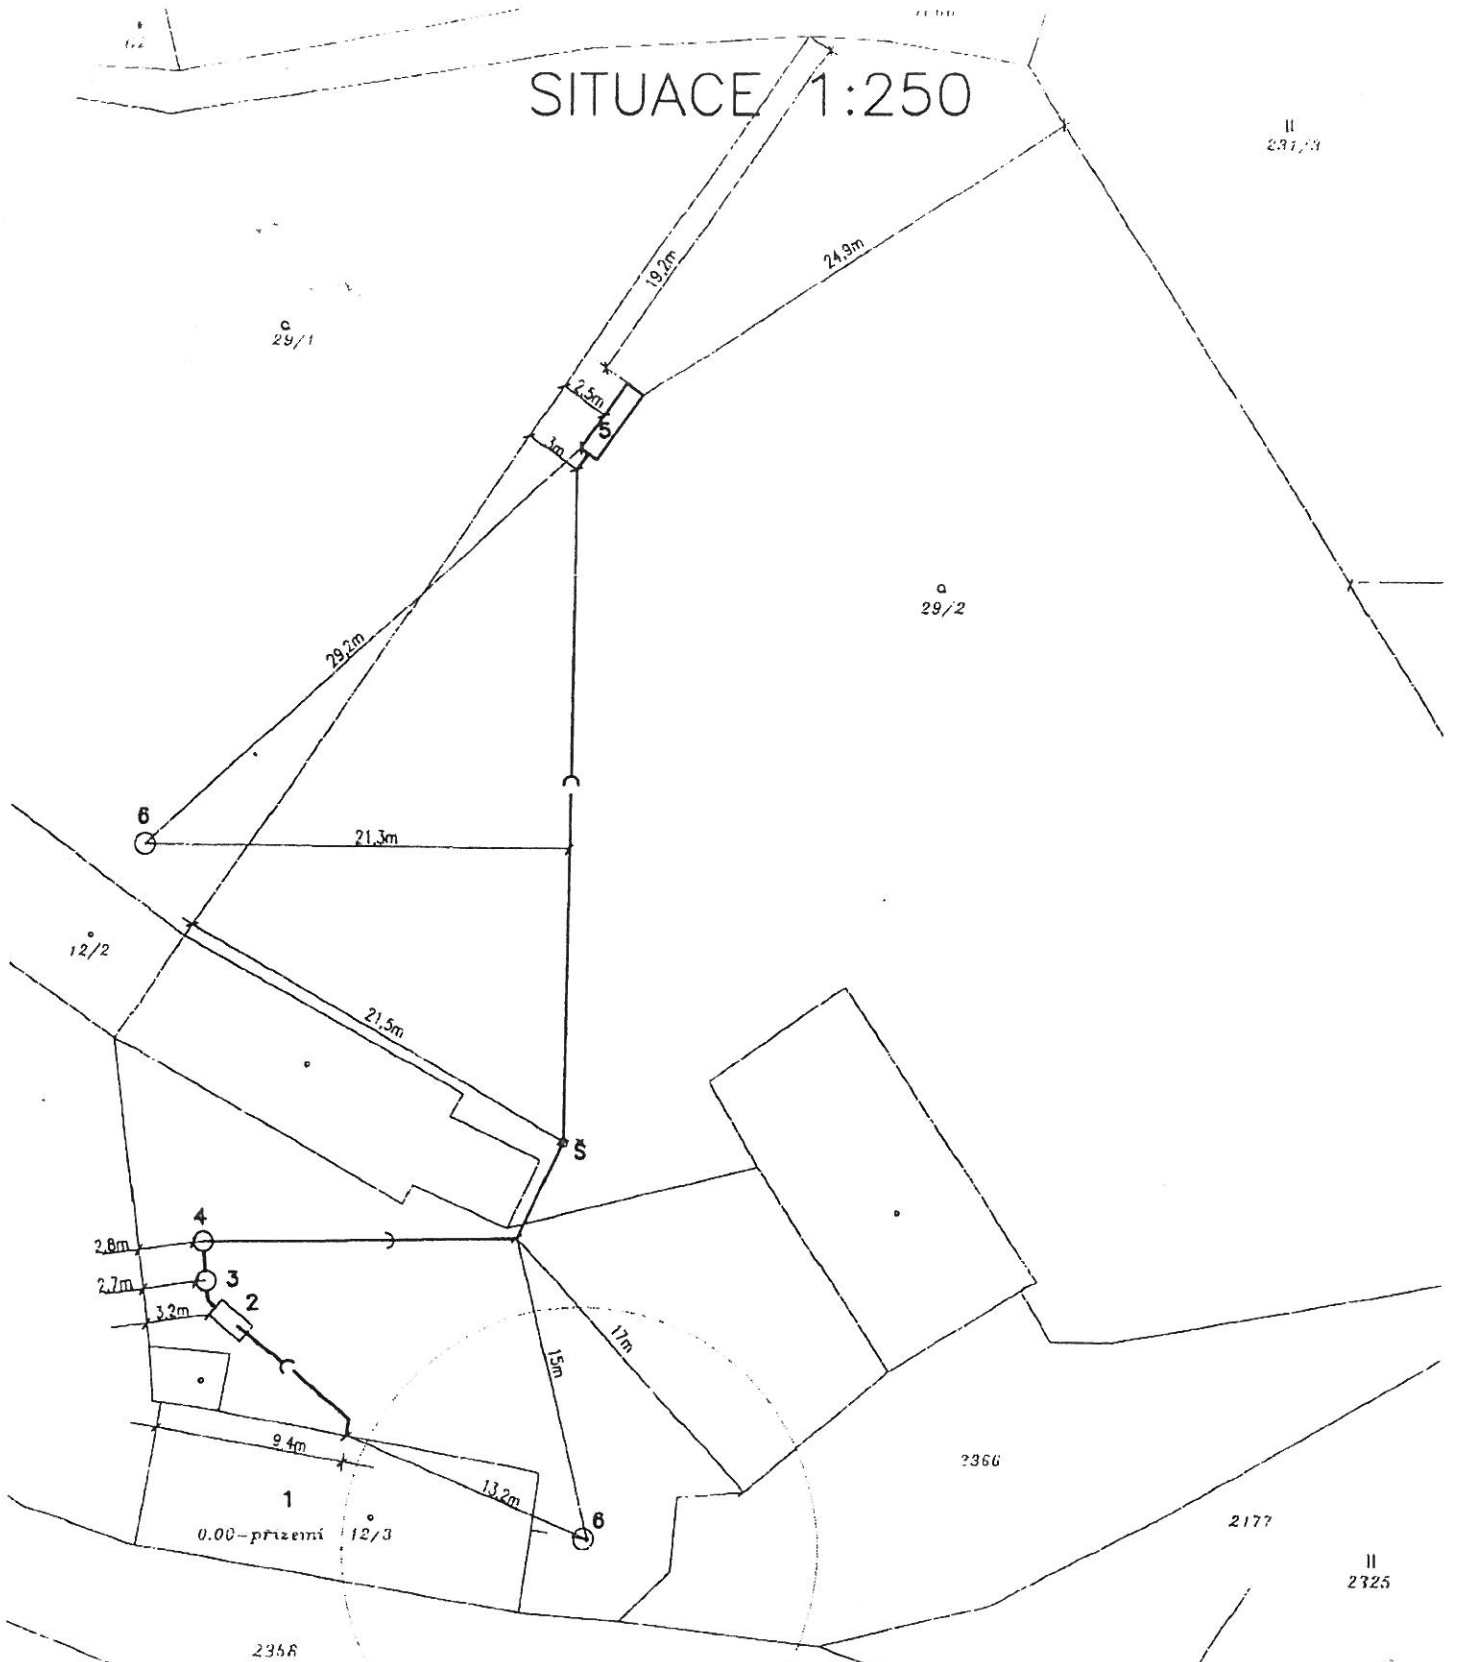

## LEGENDA

- 1 RODINNÝ DŮM
- 2 SEPTIK
- 3 FILTR
- 4 ČERPAČÍ JEMKA
- 5 VSAK
- 6 STÁVAJÍCÍ VRTY
- Š ŠACHTA

— KANALIZACE TLAKOVÁ PE 63  
 — KANALIZACE GRAVITÁČNÍ  
 — OCHRANNÉ PÁSIVO STUĚNÍ 12m

ved. projektant Ing. L. Brücklerová	zodp. projektant Kozlík Zdeněk	vypisovatel Kozlík Zdeněk	investor Frádrich Dennis, Heroldova 1871/4, Moravská Ostrava, 702 00 Ostrava	Kozlík Zdeněk Z1, vodohospodářské stavby Písecká 893, Strakonice IČO 11344652	
stavba: <b>SEPTIK+FILTR+VSAK PRO RODINNÝ DŮM POZEMEK č.st.12/3, k.ú. OBDĚNICE</b>				č. zakázky 65/2017	datum 10/2017
část: c SITUACE				formát 2xA4	stupeň PO Ú.R.
				měřítko 1:250	č. výkresu C.2.
				obsah CELKOVÁ SITUACE	